

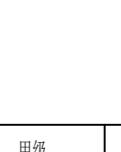


会 COORDINATION		签	
筑 L.	结 STRUCT.		
非水 WATER	暖通 HVAC		
气 GAS			
出图附鉴及附注 STAMP AREA AND DESCRIPTIONS			
定 ROVED BY			
核 MINED BY	龙卫东	龙卫东	
目负责人 PROJECT MANAGER	龙卫东	龙卫东	
业负责人 PROJECT LEADER	武红波	武红波	
对 WERED BY	武红波	武红波	
计 IGNED BY	陈晓峰	陈晓峰	
图 N BY	王永吉	王永吉	
设单位 ENT	郑州市公安局实战训练中心		
目名称 PROJECT NAME	郑州市公安局实战训练中心升级改造局部维修设计		
项名称 PROJECT	3#楼装饰施工图		
名 E	3#楼双人宿舍平面布置图/3#楼双人宿舍地面材质图		
同号 TRACT No.	JKYSJ-2023-B01	版次号 EDITION No.	第一版
业 DPLINES	室内设计	阶段 STAGE	施工图
次 PAGE No.	第 PAGE No.	张 TOTAL	共 PAGES
例 E	见图	日期 DATE	2023.11
底编号 ing Number	KF-P01		
 河南省建筑科学研究院有限公司			
Henan Provincial Academy of Building Research			

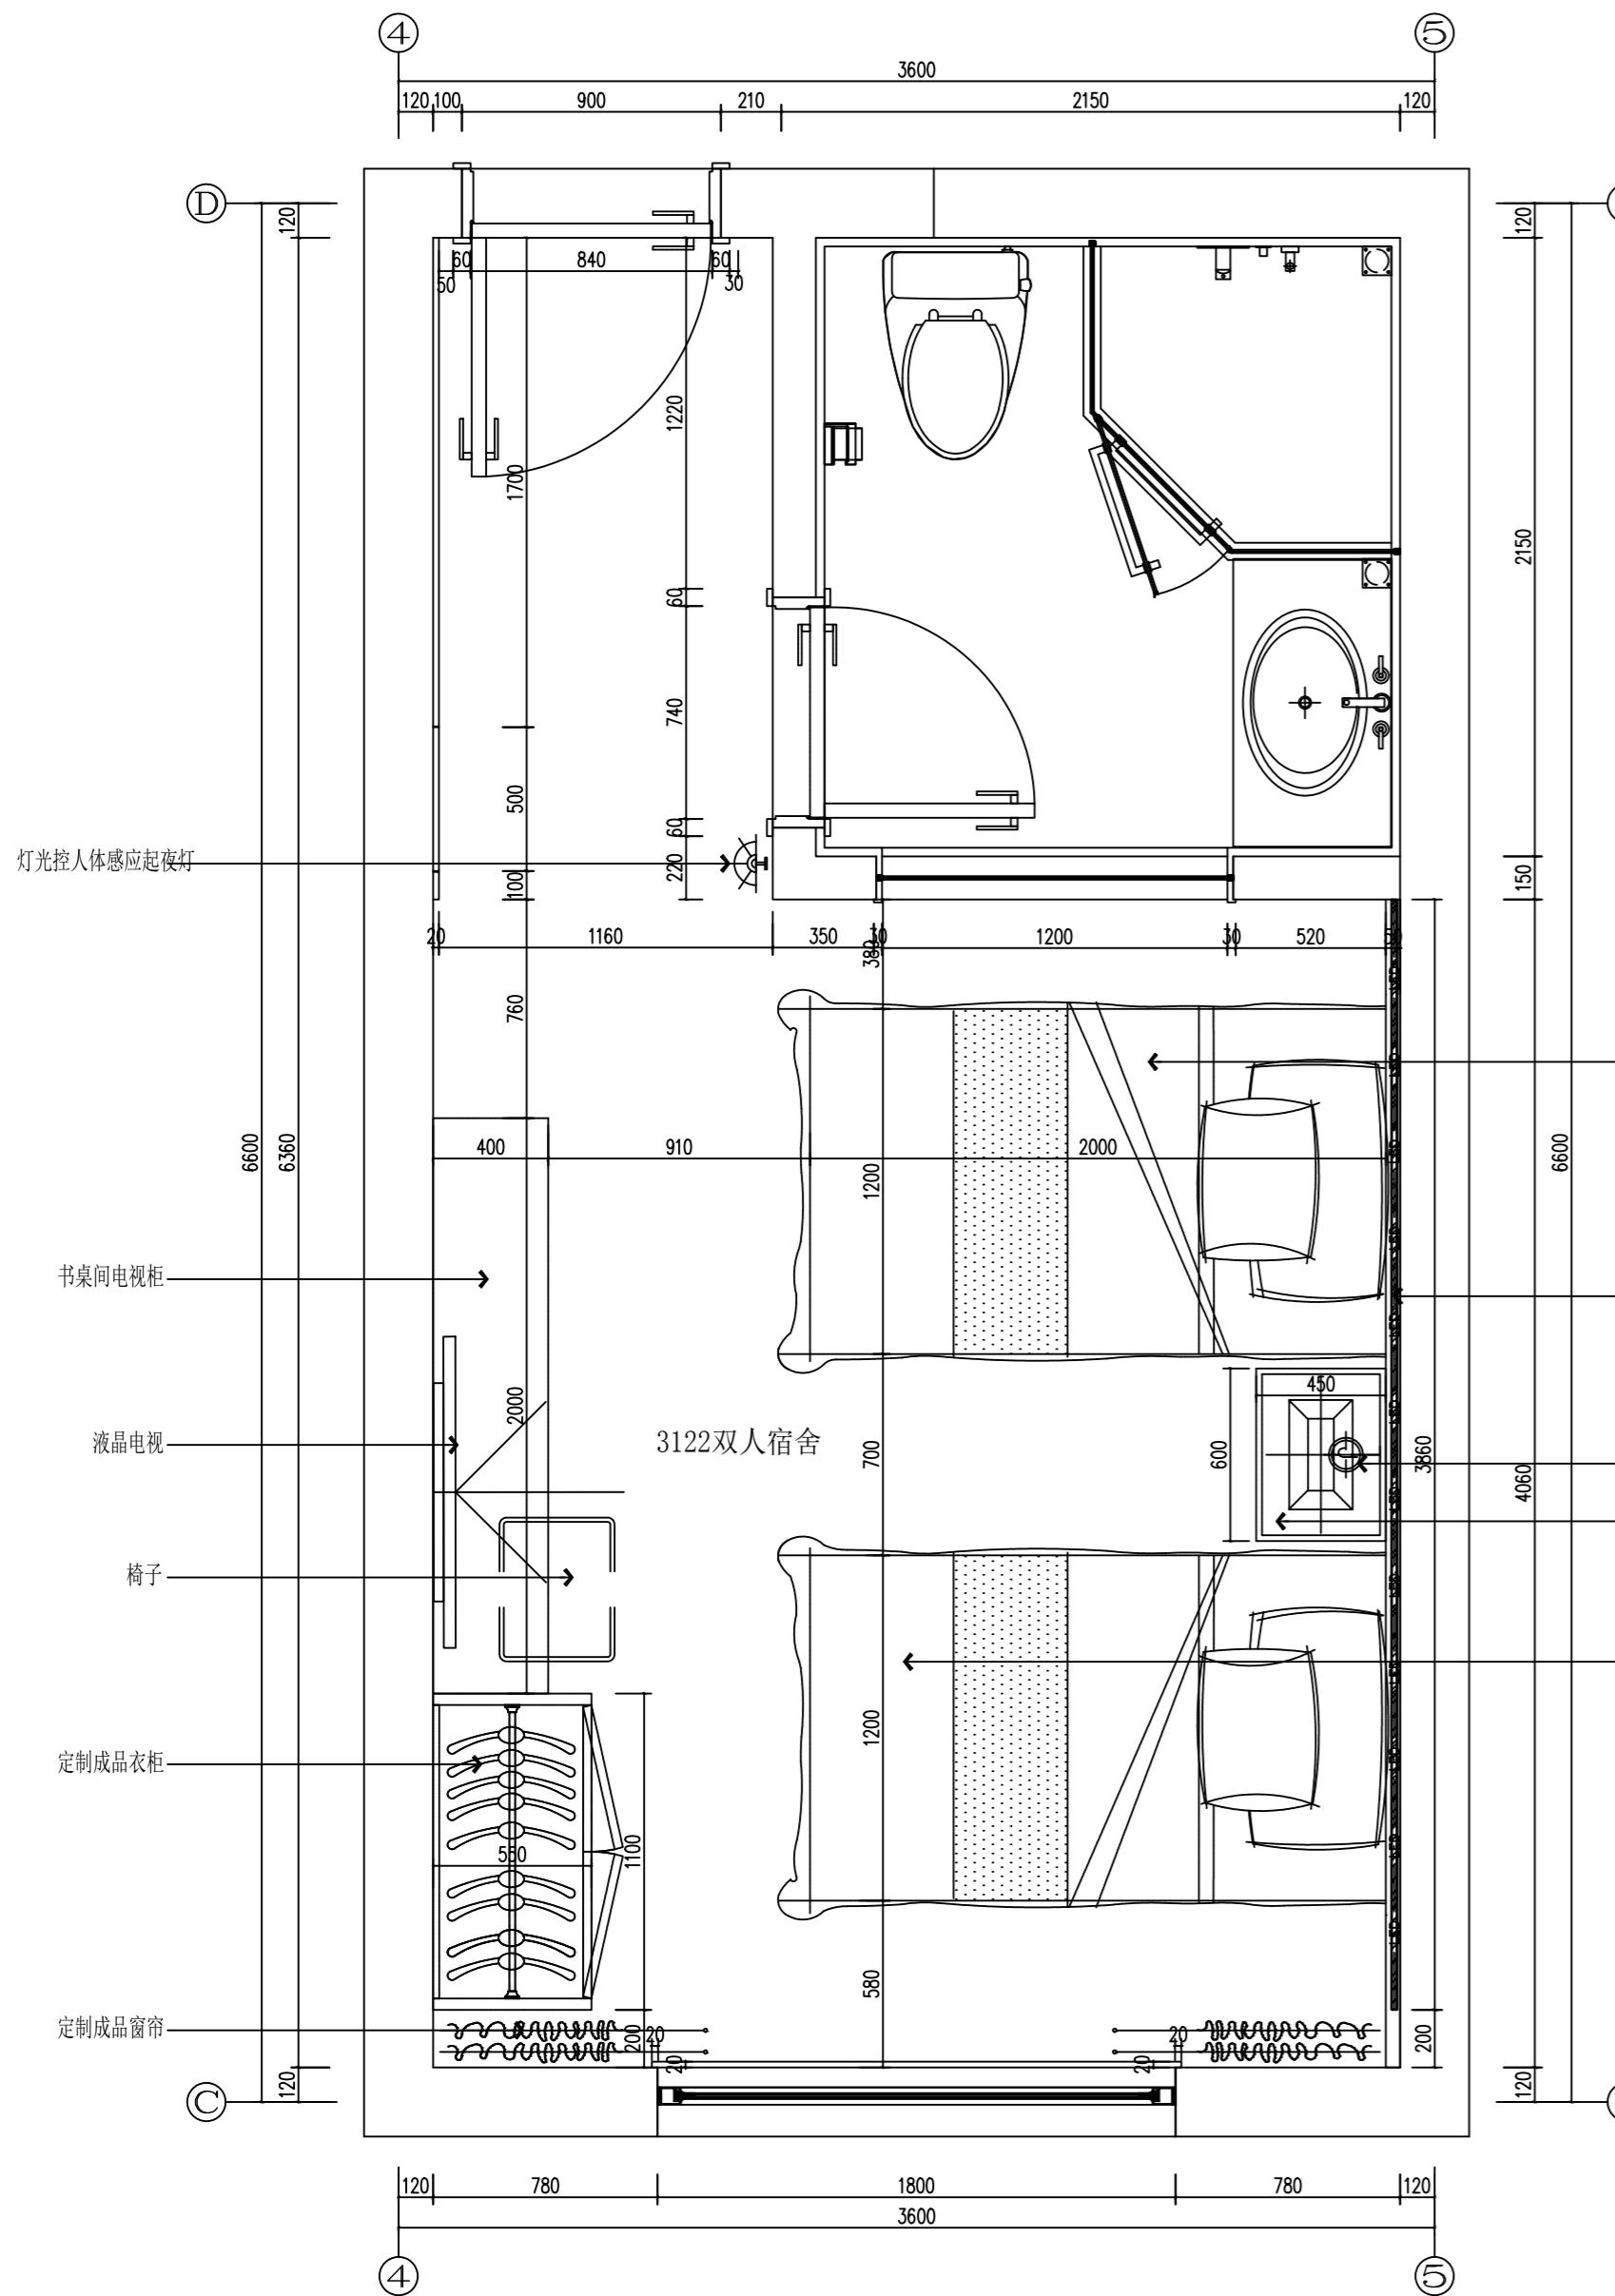

FF 平面图 Scale 1 : 25&A2

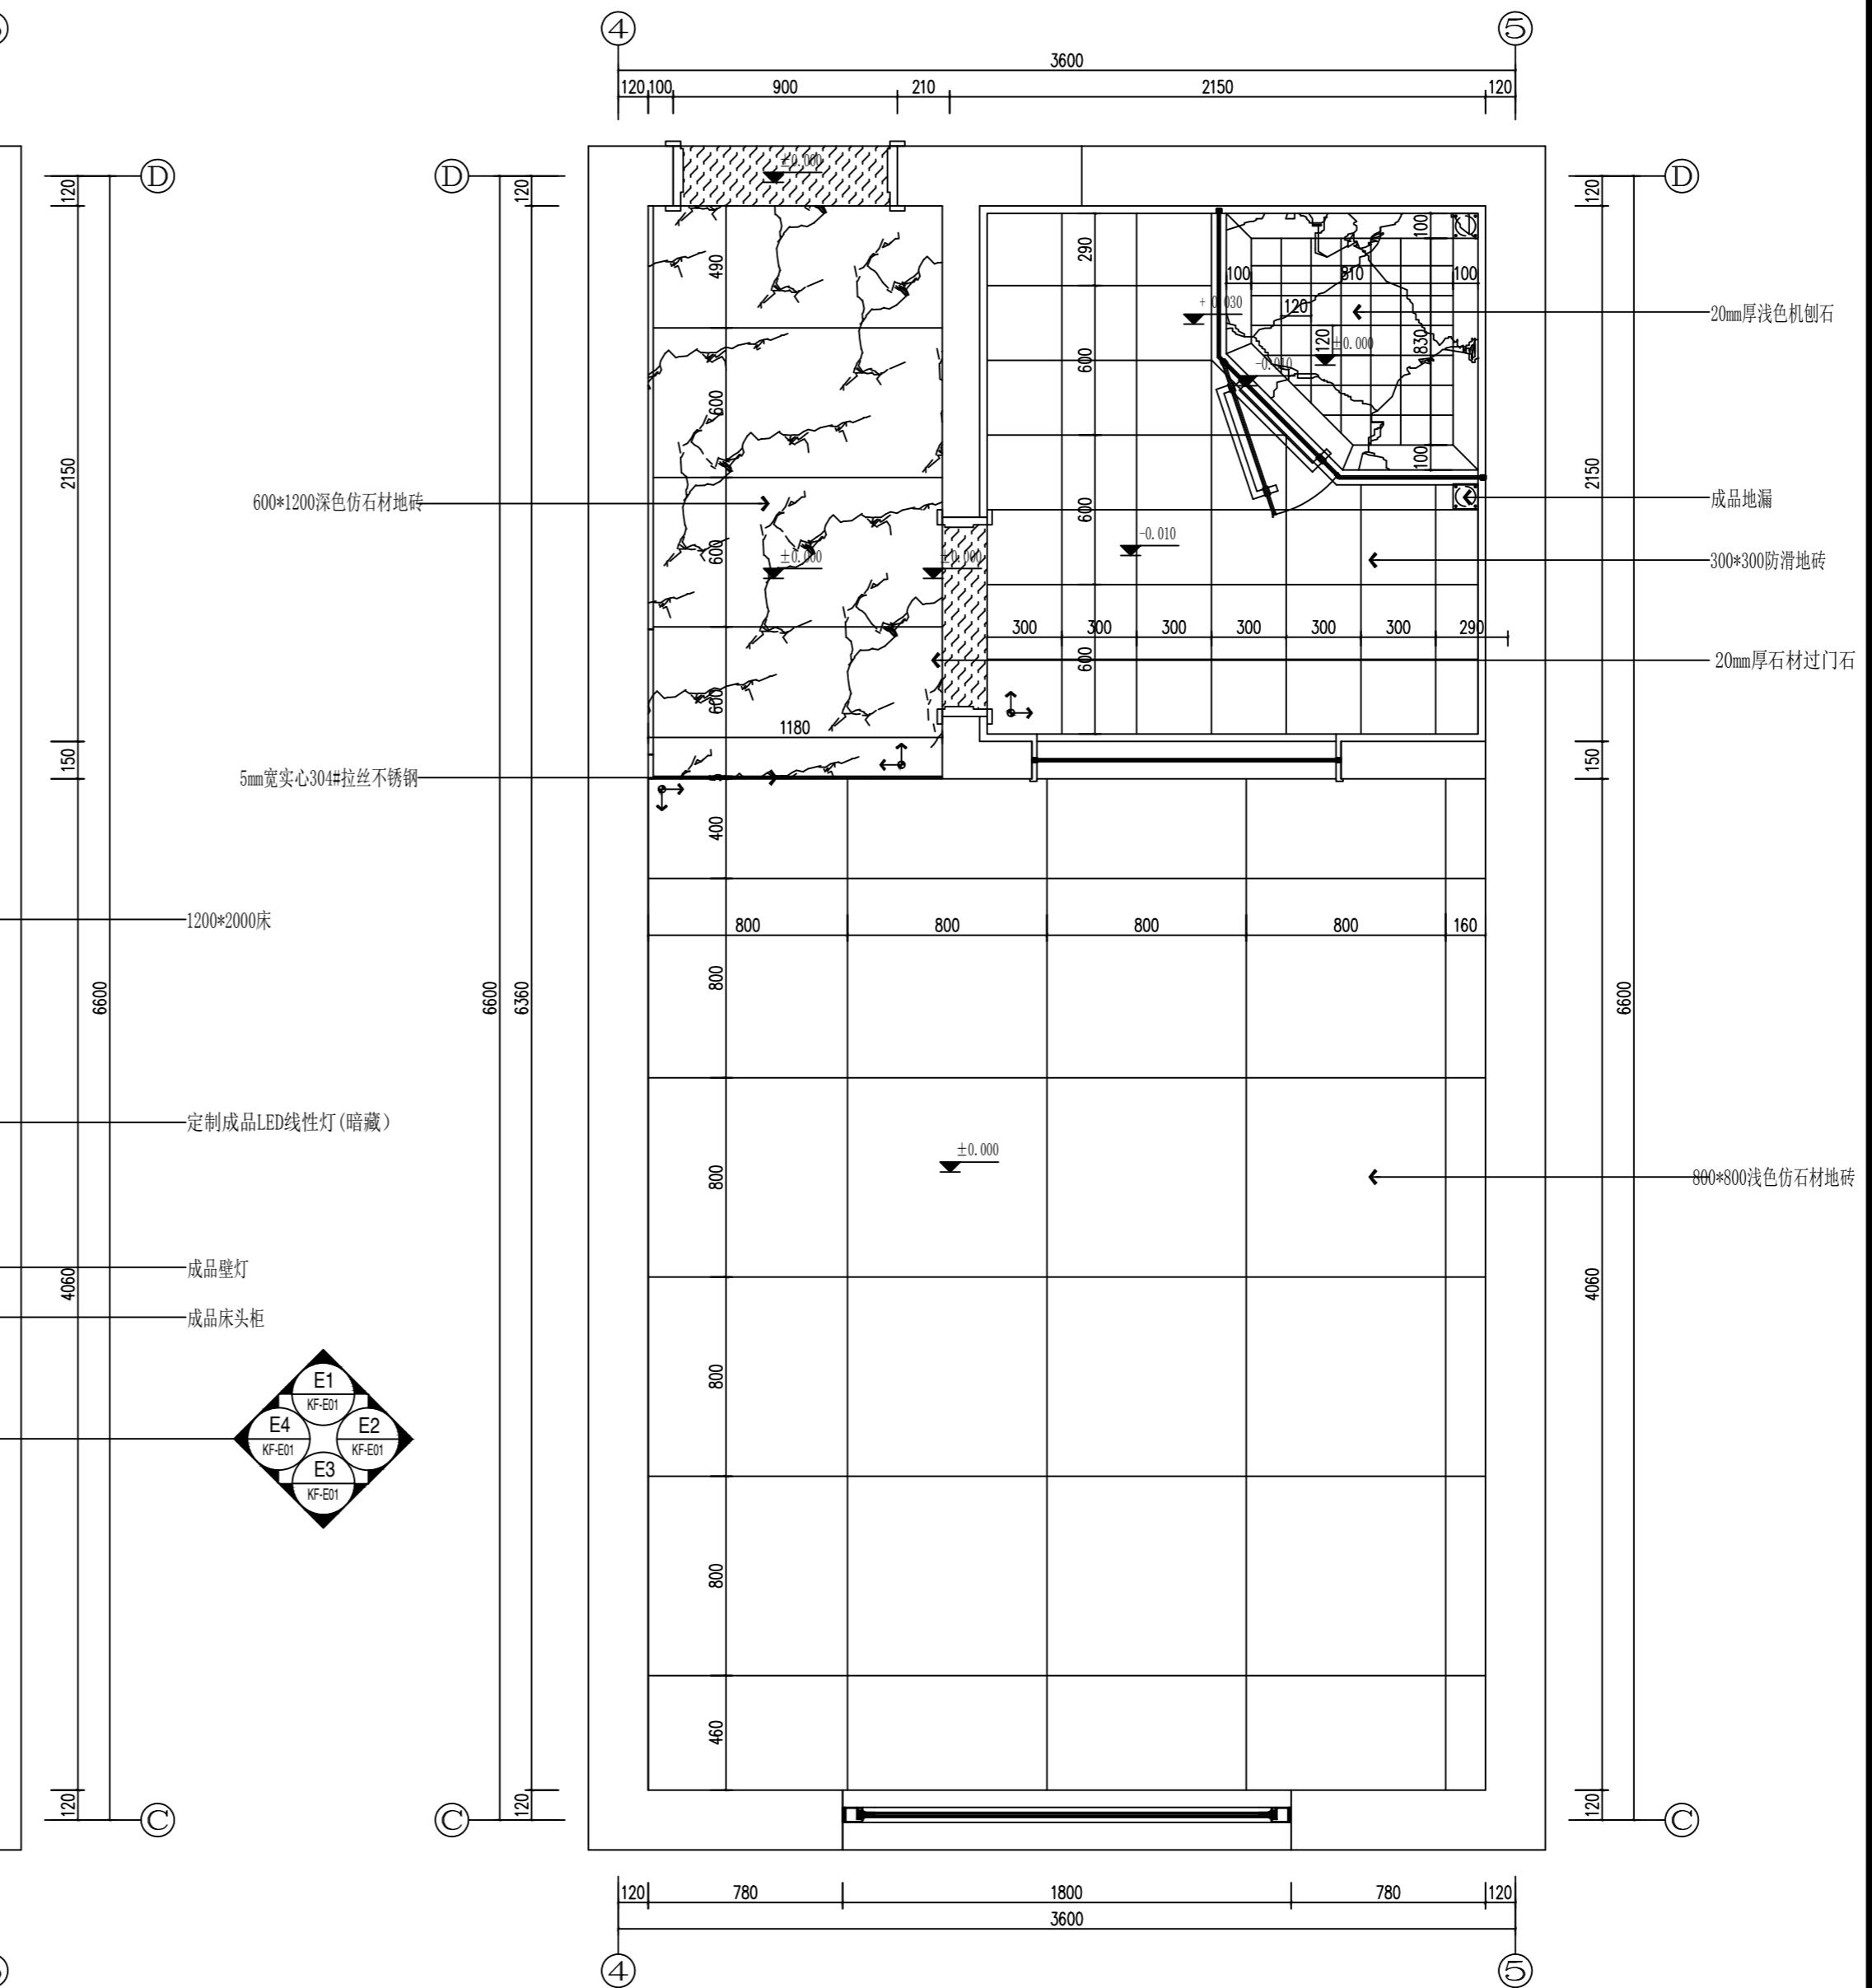

FC 平面图 3#楼双人宿舍地面材质图
Scale 1 : 25&A2

河南省建筑科学研究院 有限公司


Henan Provincial Academy of
Building Research

会签 COORDINATION	
建筑 ARCH.	结构 STRUCT.
给排水 PLUMBING	暖通 HEAT
电气 ELEC.	
出图附签及附注 STAMP AREA AND DESCRIPTIONS	
审定 APPROVED BY	龙卫东
项目负责人 CAPTAIN	龙卫东
专业负责人 CHIEF ENGR.	武红波
校对 CHECKED BY	武红波
设计 DESIGNED BY	陈晓峰
制图 DRAWN BY	王永吉
建设单位 CLIENT 郑州市公安局实战训练中心	
项目名称 PROJECT 郑州市公安局实战训练中心升级改造局部维修设计	
子项名称 SUB-PROJECT 3#楼装饰施工图	
图名 TITLE 3#楼双人宿舍天花尺寸及灯具定位图	
合同号 CONTRACT No. JKYSJ-2023-B01	版次号 EDITION No. 第一版
专业 DISCIPLINES 室内设计	阶段 STAGE 施工图
张次 DRAWING No. 第一图	张共 PAGE No. TOTAL 张
比例 SCALE 见图	日期 DATE 2023.11
图纸编号 Drawing Number KF-P02	

GBT

河南省建筑科学研究院
有限公司

Henan Provincial Academy of
Building Research

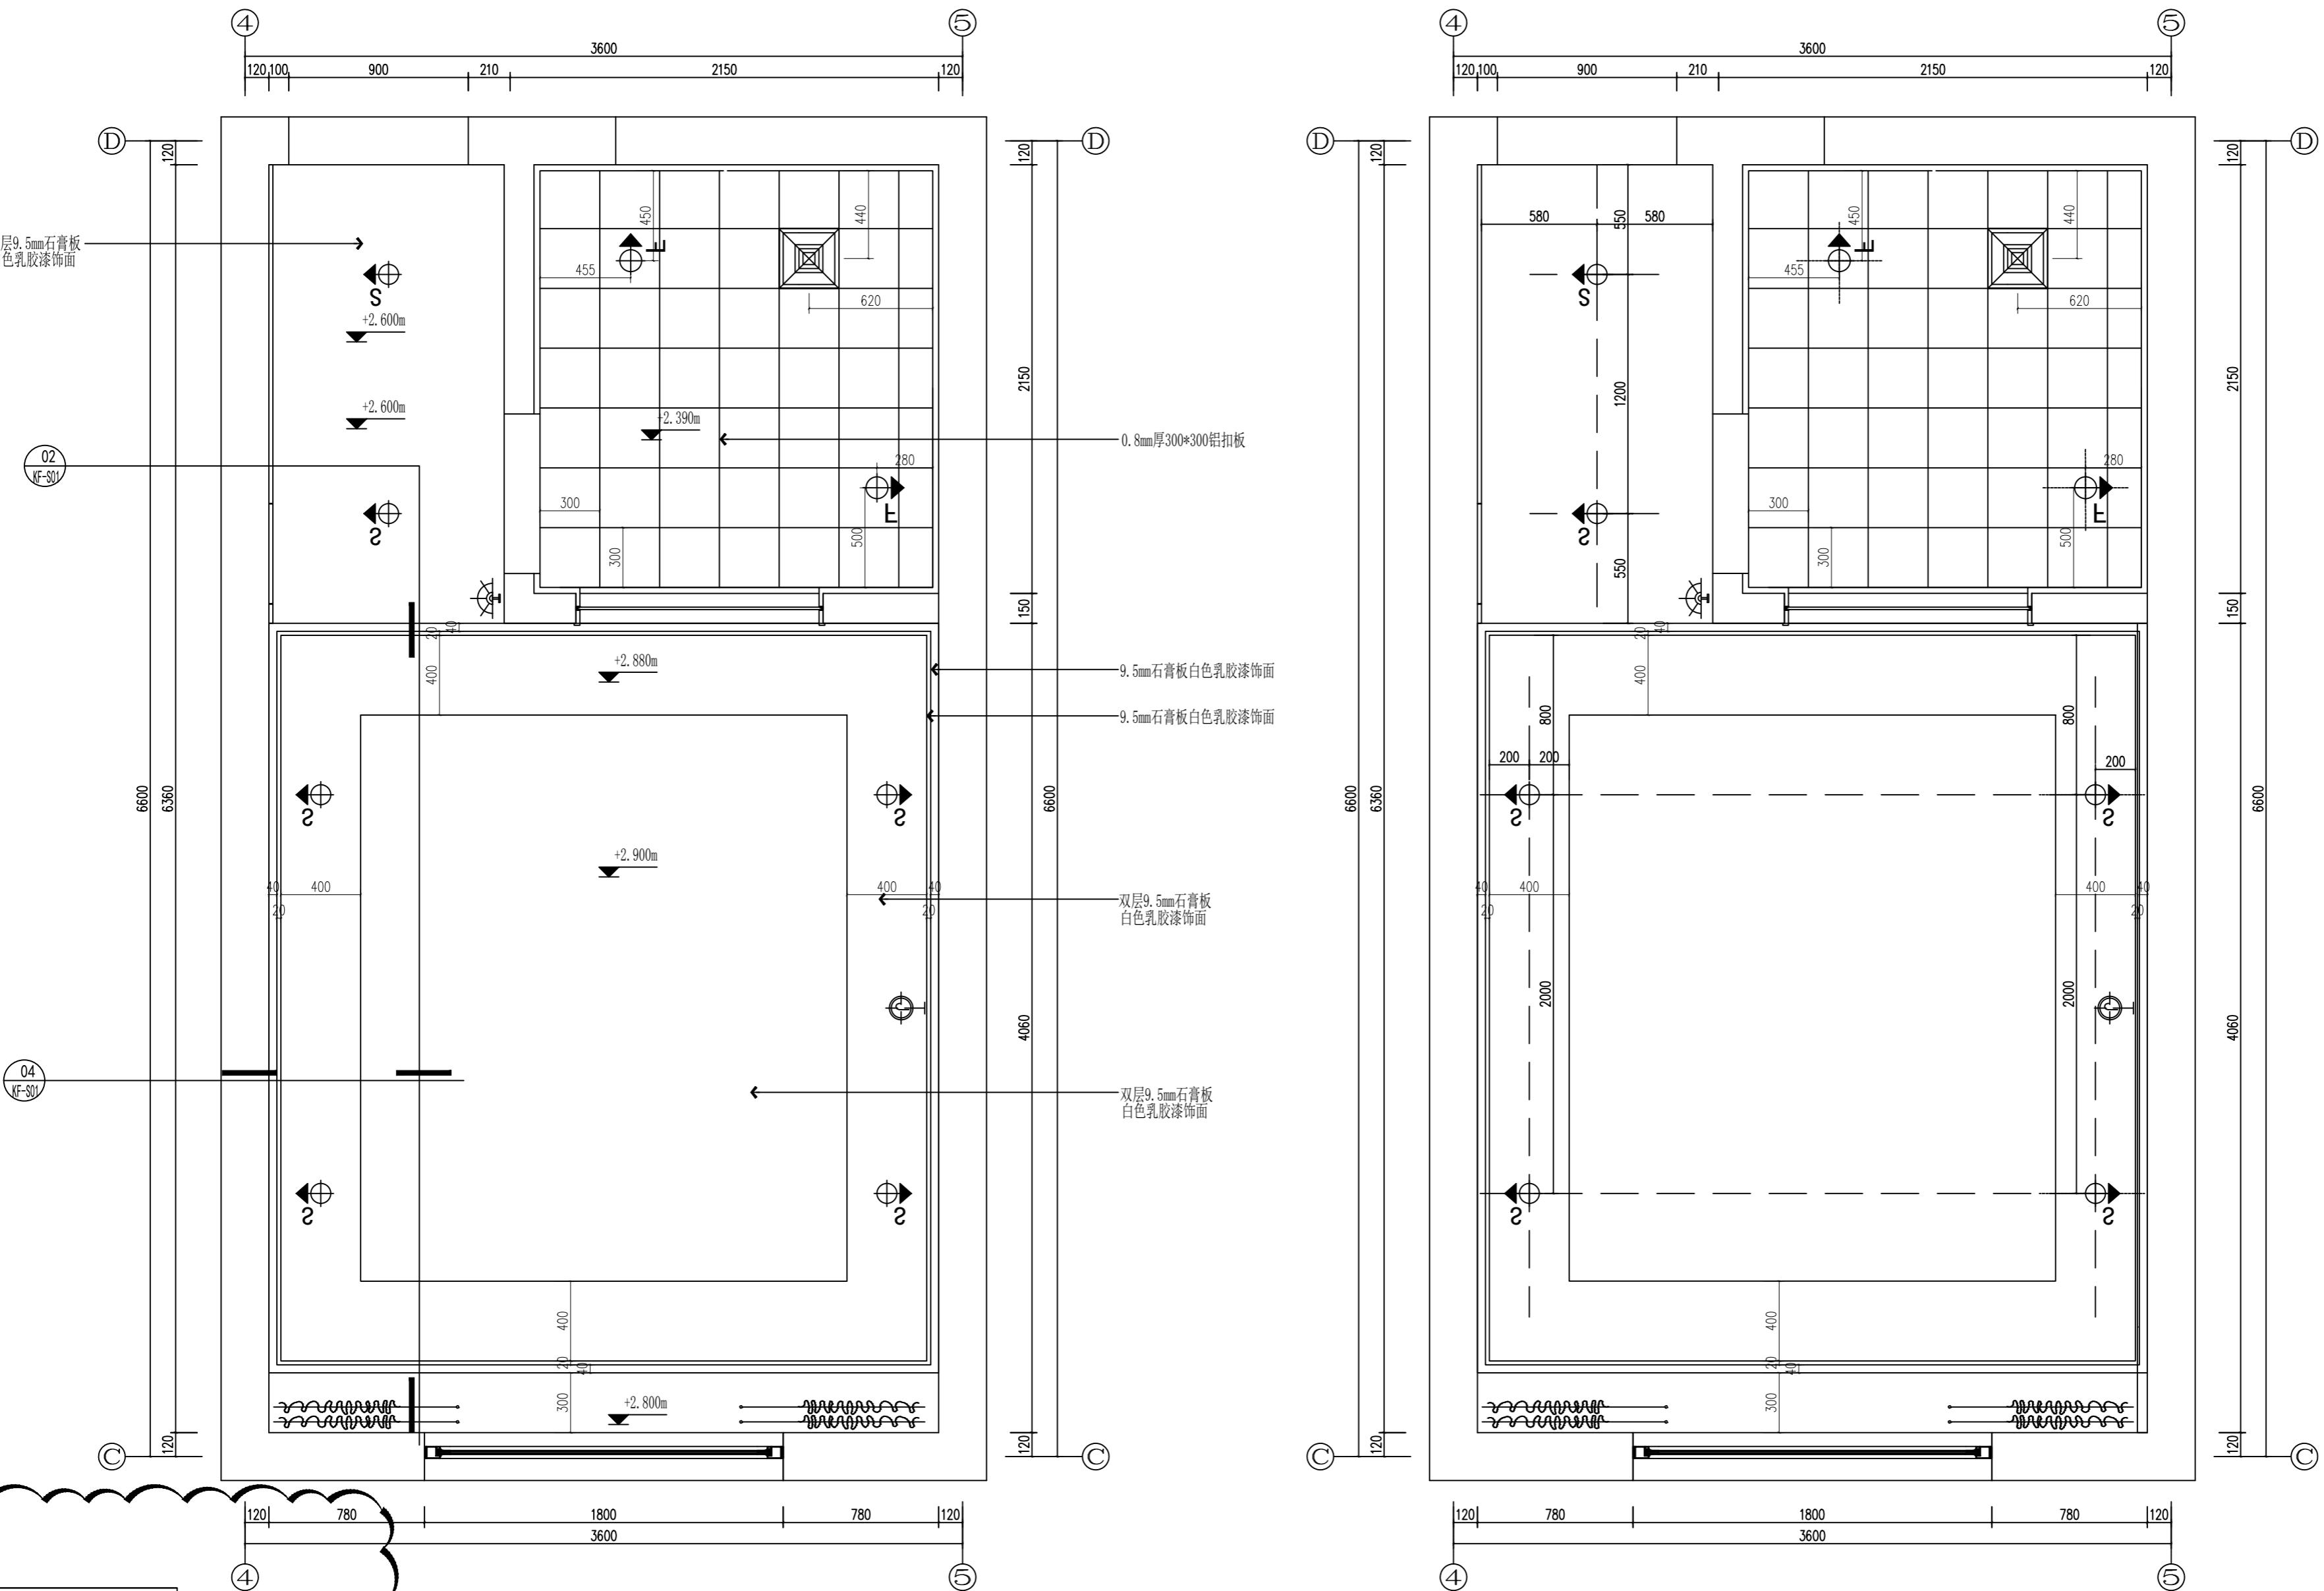



平面图 3#楼双人宿舍天花尺寸及灯具定位图
Scale 1 : 258&A2

资质等级: 甲级 证书编号: A141001614


会签 COORDINATION	
建筑 ARCH.	结构 STRUCT.
给排水 PLUMBING	暖通 HEAT
电气 ELEC.	
出图附签及附注 STAMP AREA AND DESCRIPTIONS	

审定 APPROVED BY	龙卫东	龙卫东
项目负责人 CAPTAIN	龙卫东	龙卫东
专业负责人 CHIEF ENGR.	武红波	武红波
校对 CHECKED BY	武红波	武红波
设计 DESIGNED BY	陈晓峰	陈晓峰
制图 DRAWN BY	王永吉	王永吉


建设单位 CLIENT	郑州市公安局实战训练中心
项目名称 PROJECT	郑州市公安局实战训练中心升级改造局部维修设计
子项名称 SUB-PROJECT	3#楼装饰施工图
图名 TITLE	3#楼双人宿舍立面图
合同号 CONTRACT NO.	JKYSJ-2023-B01
专业 DISCIPLINES	室内设计
张次 DRAWING NO.	第 1 页 / 共 1 页
比例 SCALE	见图
图纸编号 Drawing Number	KF-E01
日期 DATE	2023.11

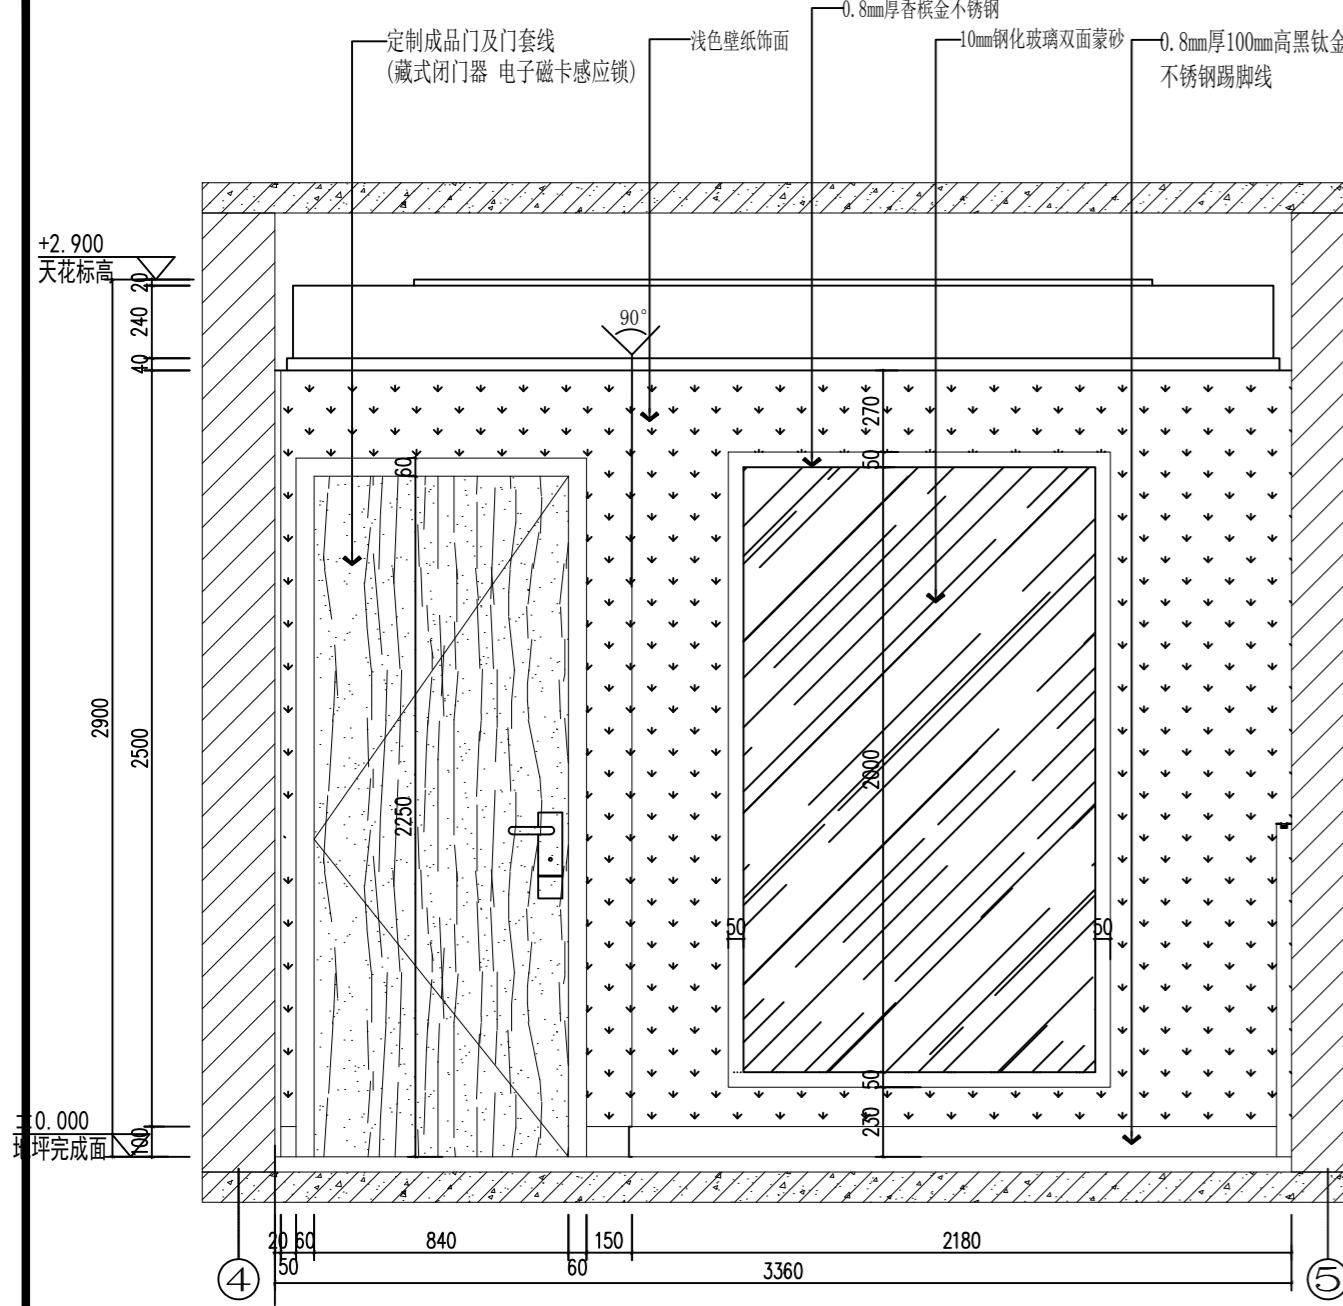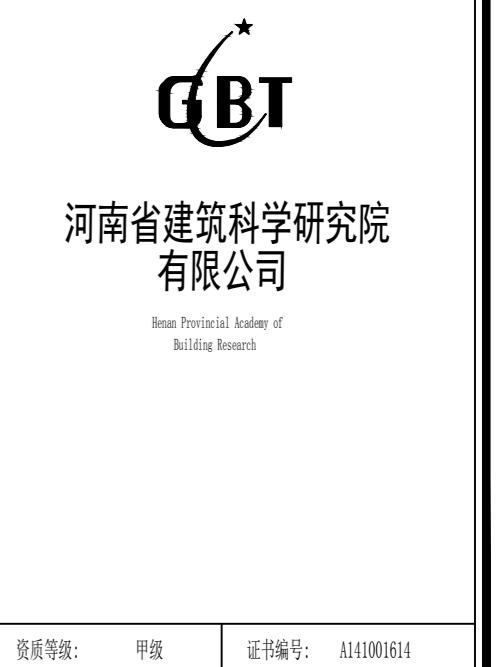


E1 立面图 3#楼双人宿舍立面图
Scale 1 : 25&A2

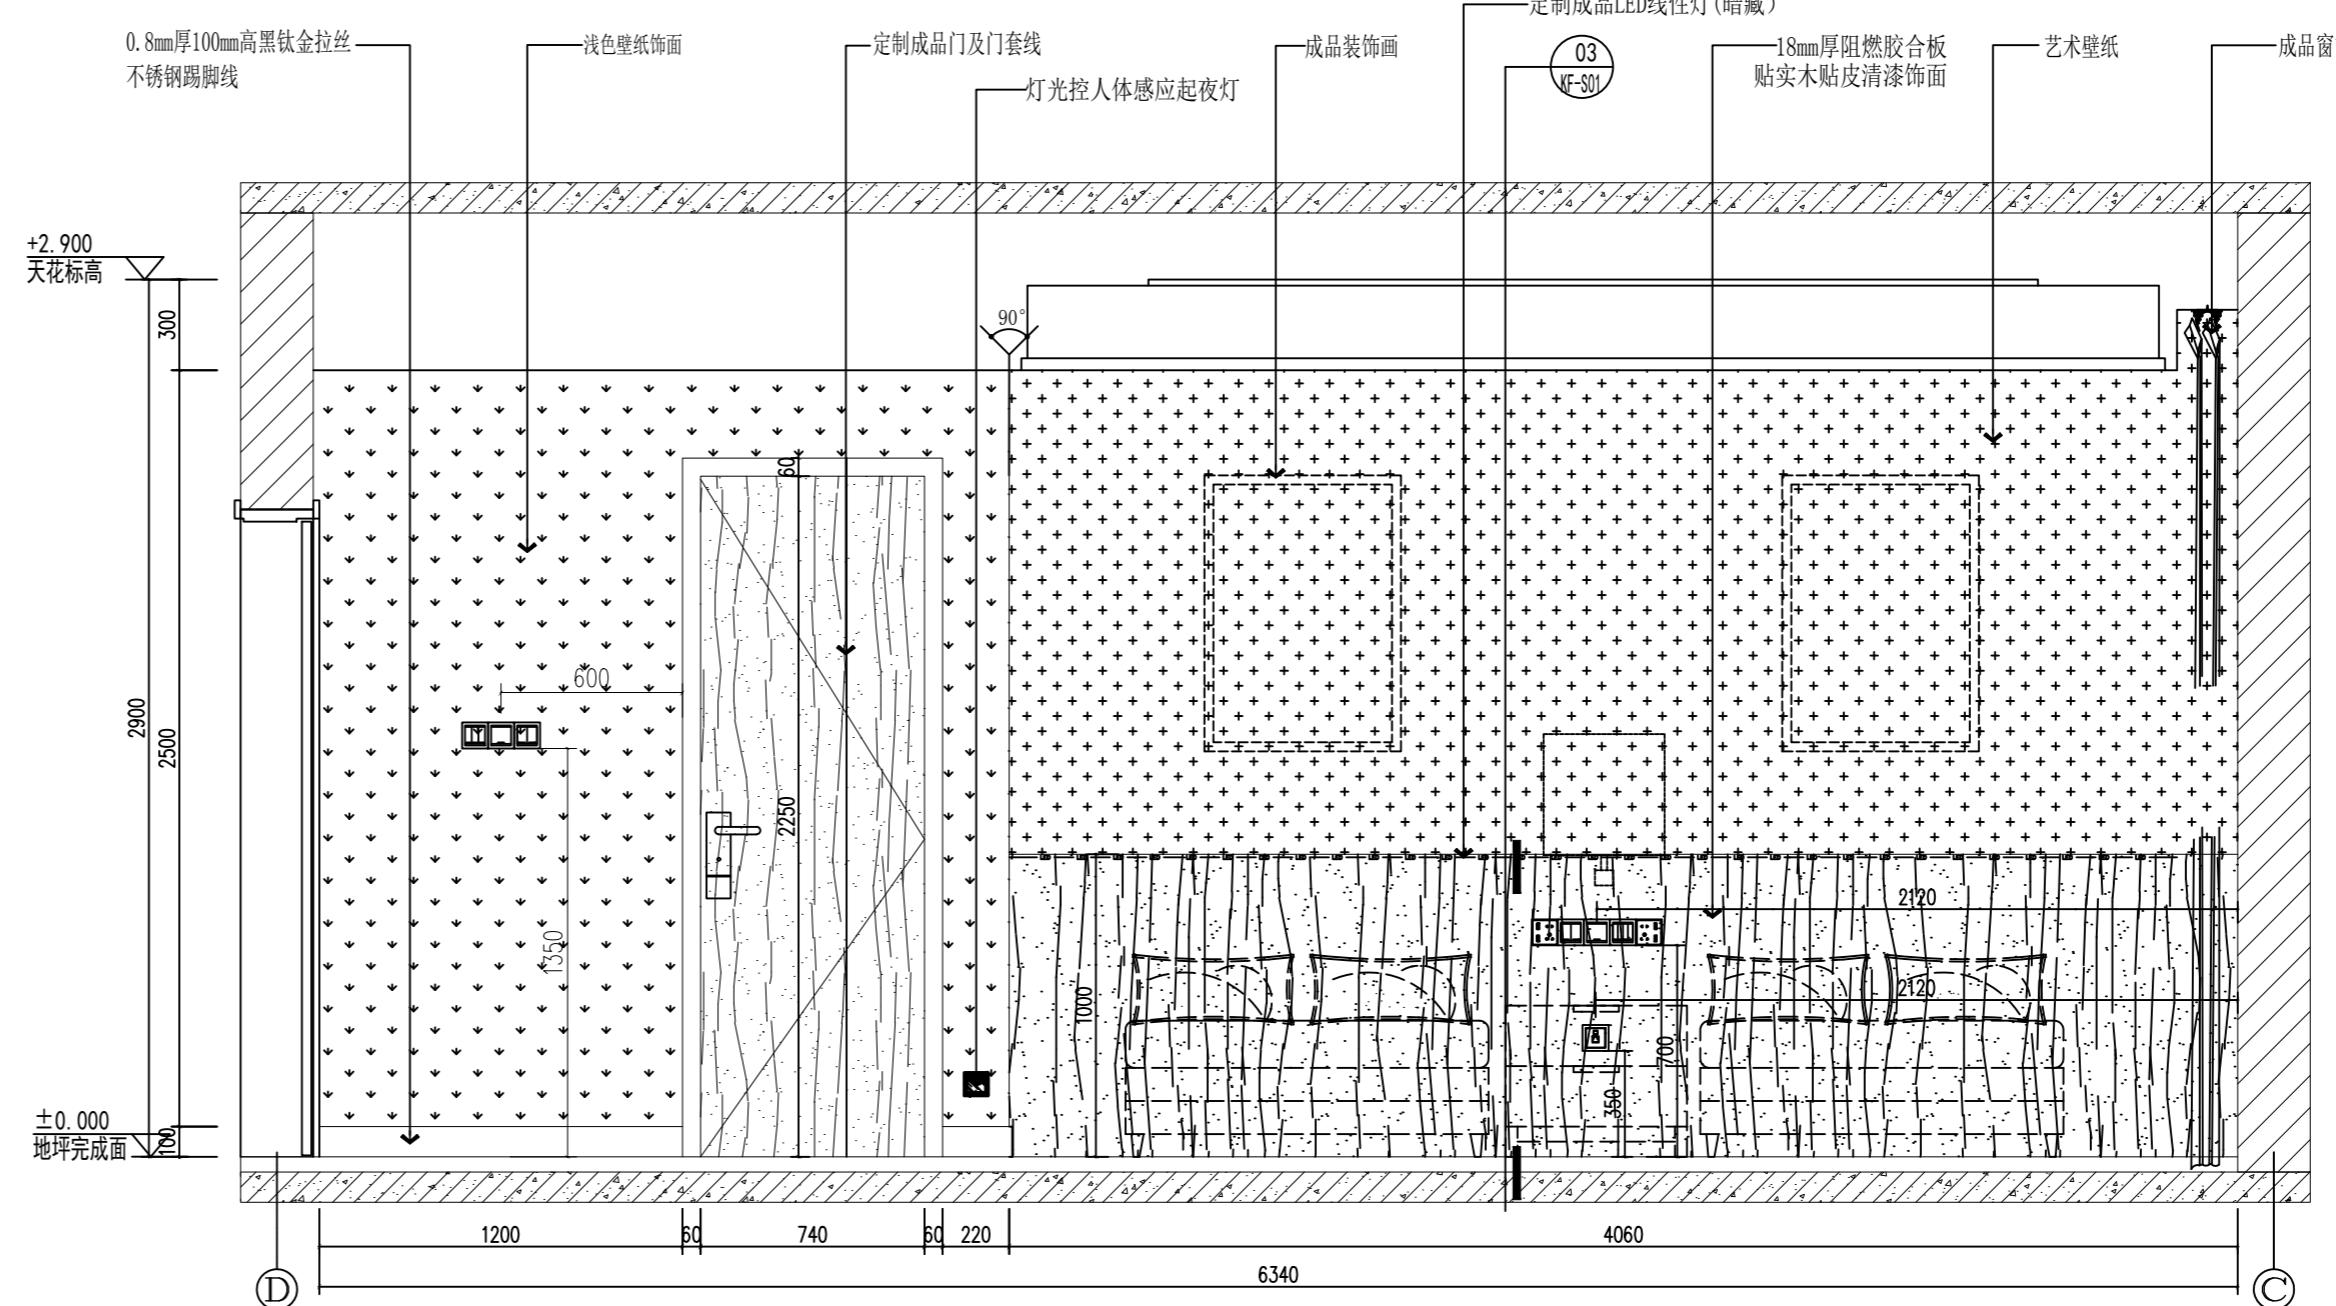

E2 立面图 3#楼双人宿舍立面图
Scale 1 : 25&A2

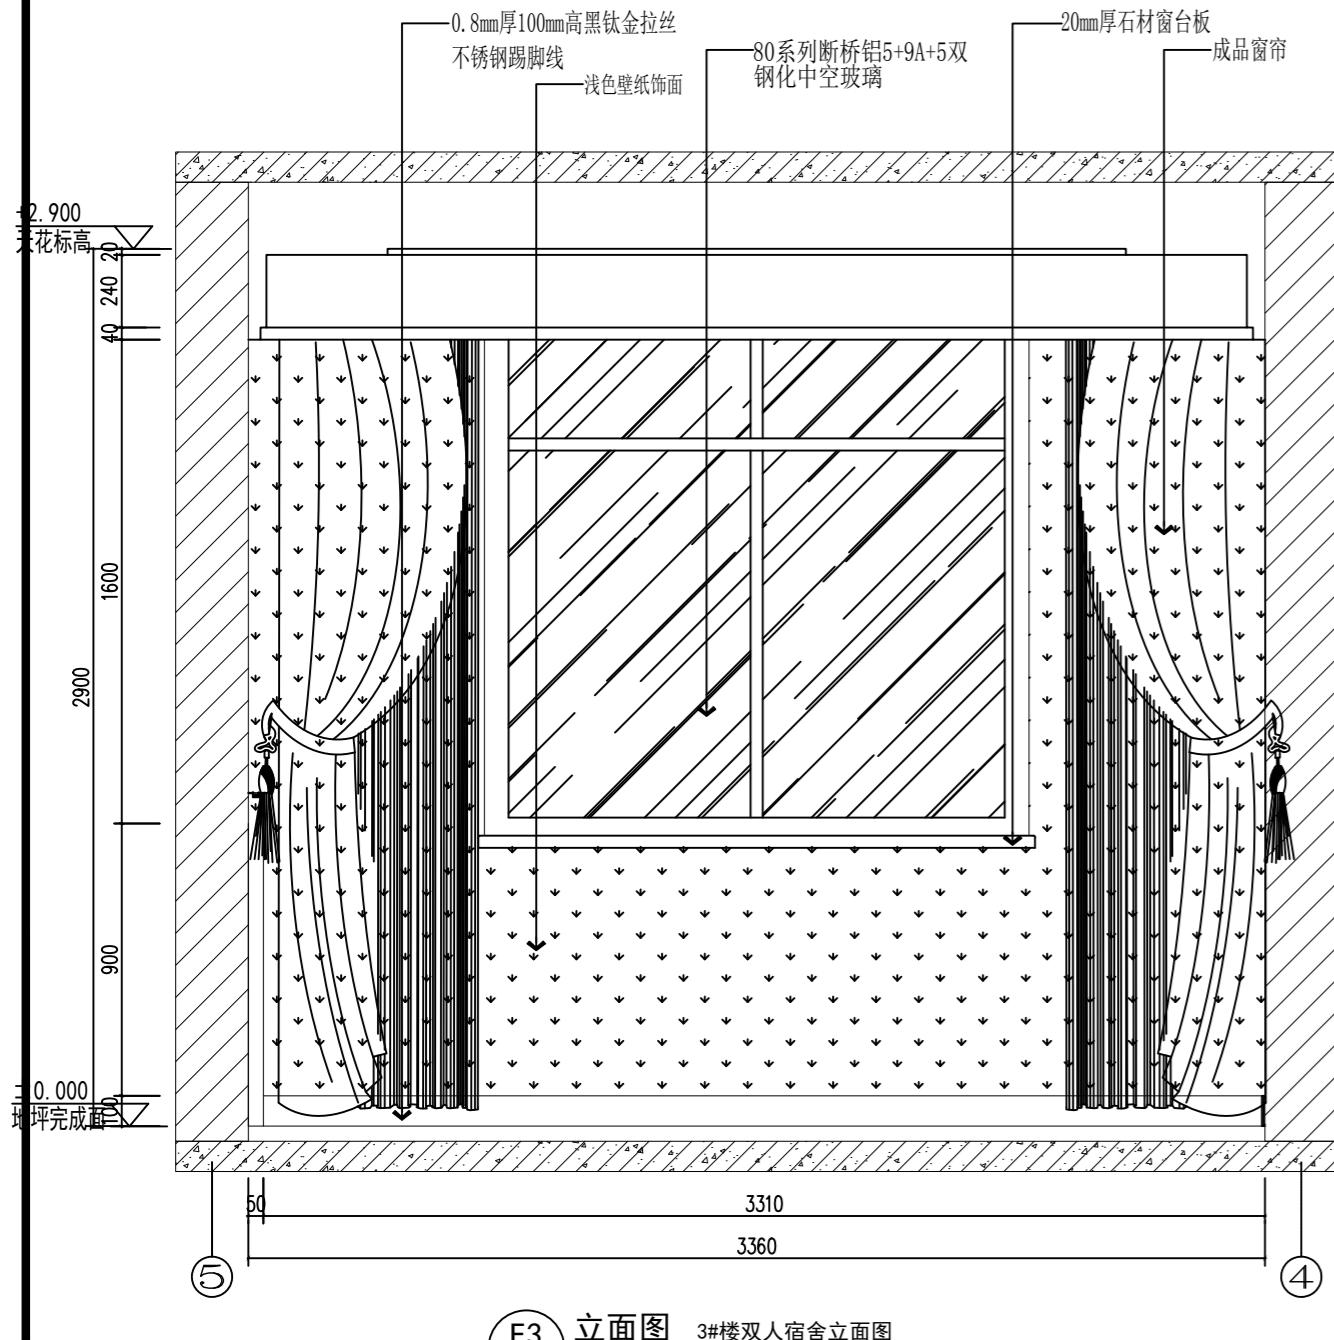


E3 立面图 3#楼双人宿舍立面图
Scale 1 : 25&A2

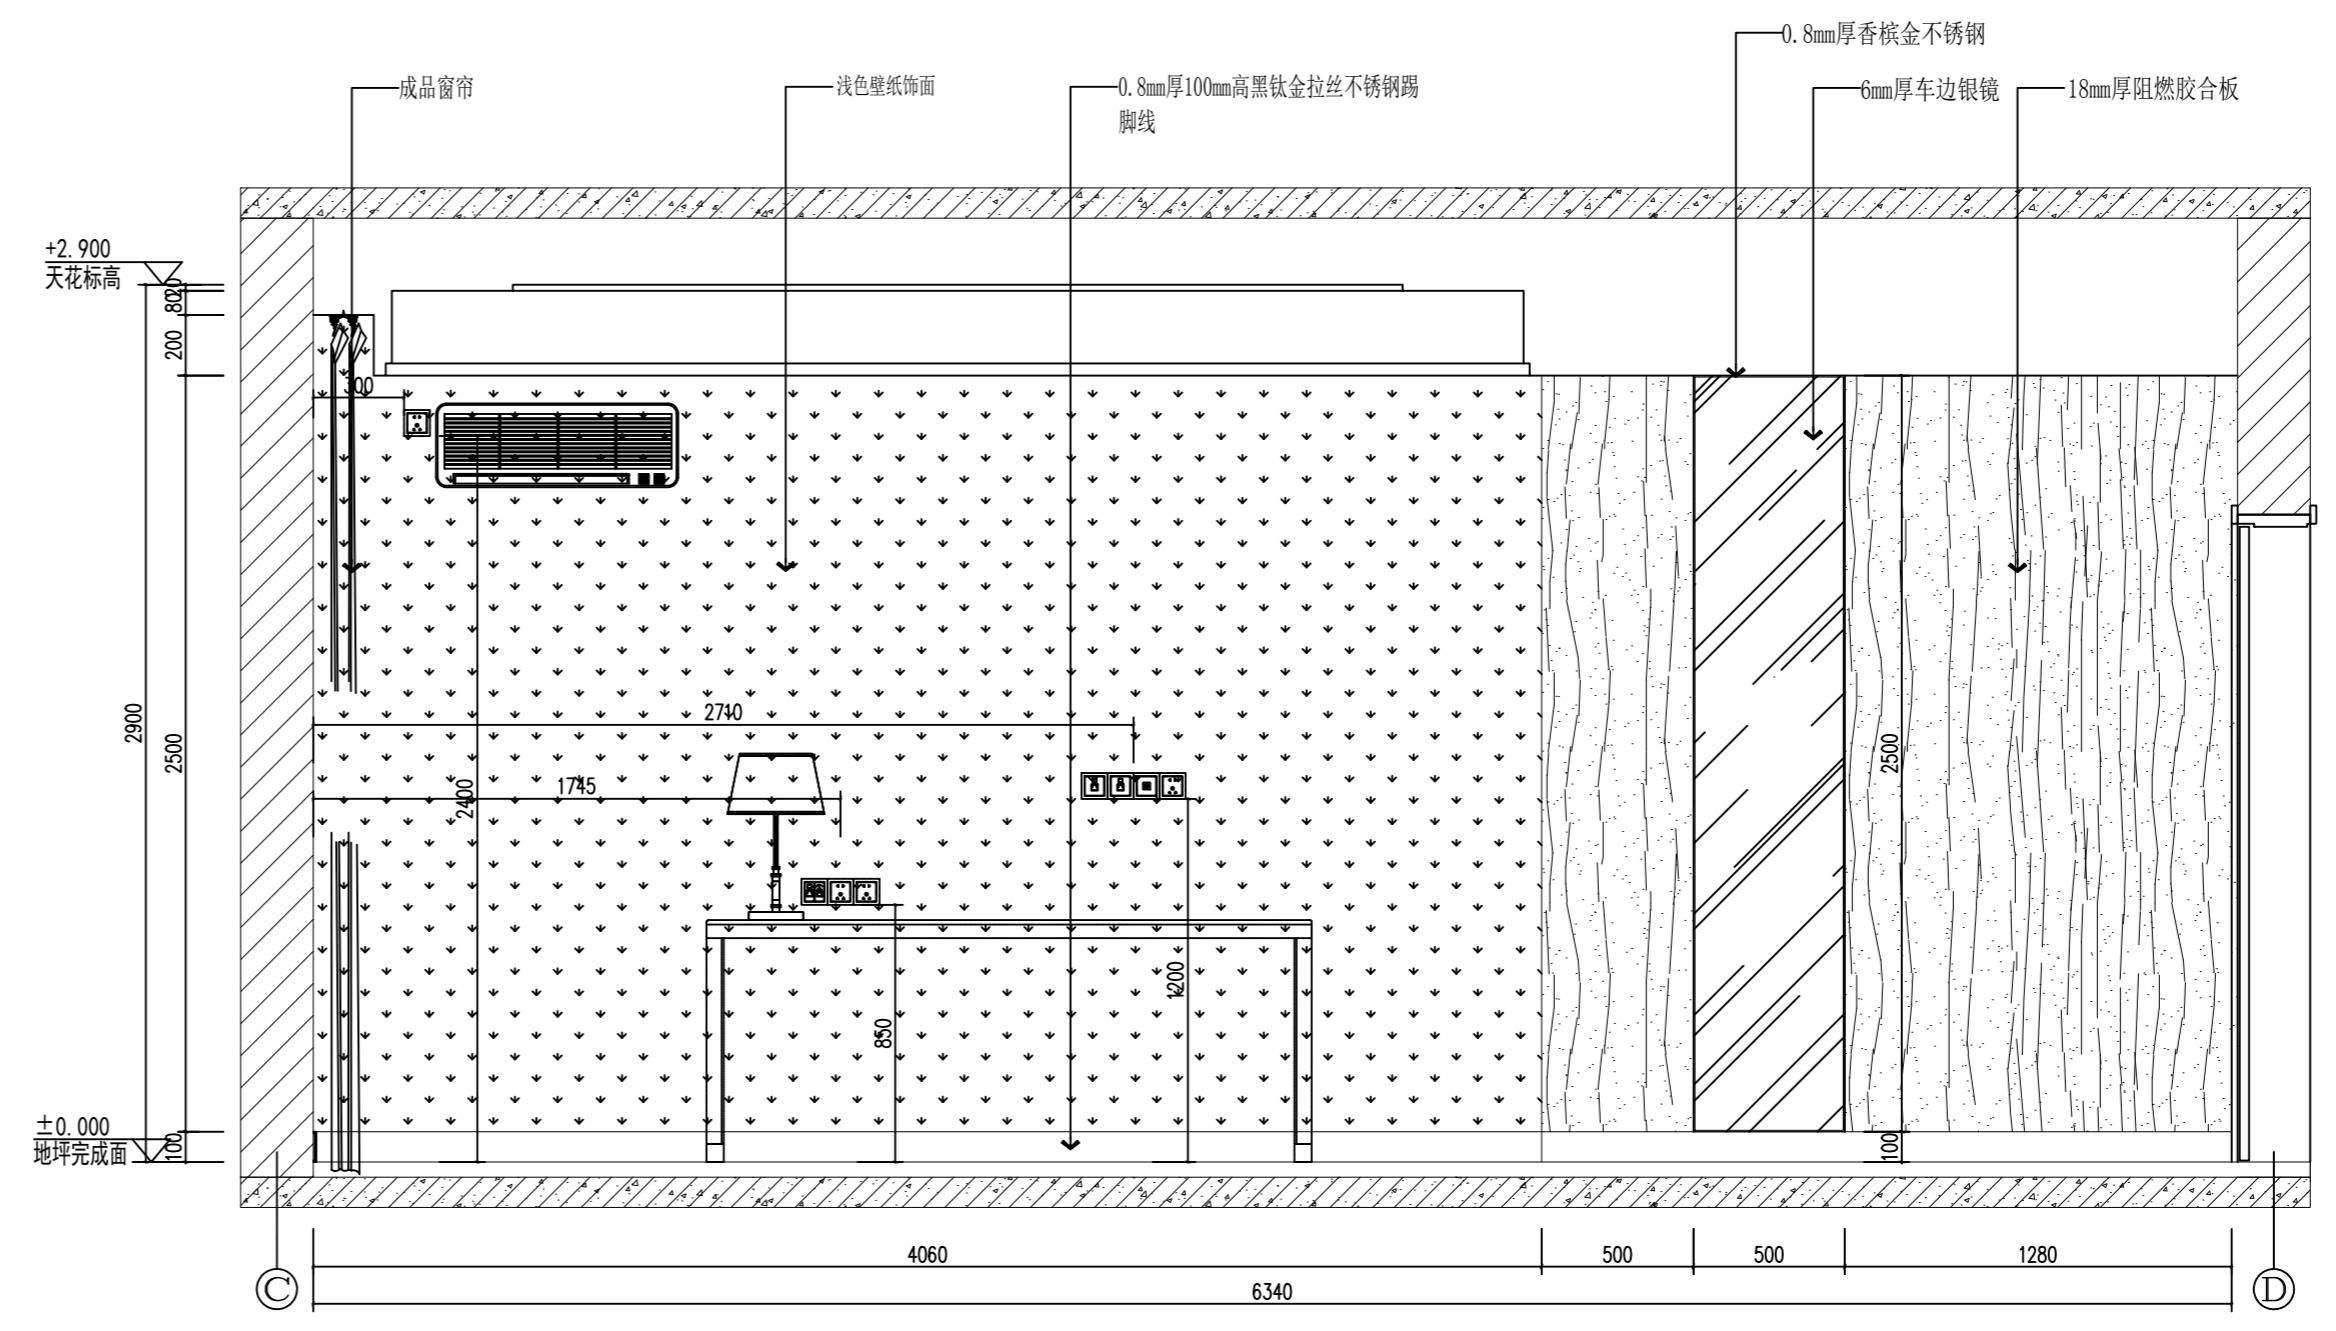


E4 立面图 3#楼双人宿舍立面图
Scale 1 : 25&A2


会签 COORDINATION	
建筑 ARCH.	结构 STRUCT.
给排水 PLUMBING	暖通 HEAT
电气 ELEC.	
出图附签及附注 STAMP AREA AND DESCRIPTIONS	
审定 APPROVED BY	龙卫东
审核 EXAMINED BY	龙卫东
项目负责人 CAPTAIN	
专业负责人 CHIEF ENGI.	武红波
校对 CHECKED BY	武红波
设计 DESIGNED BY	陈晓峰
制图 DRAWN BY	王永吉
建设单位 CLIENT	郑州市公安局实战训练中心
项目名称 PROJECT	郑州市公安局实战训练中心升级改造局部维修设计
子项名称 SUB-PROJECT	3#楼装饰施工图
图名 TITLE	3#楼双人宿舍剖面图
合同号 CONTRACT No.	JYSJ-2023-B01
专业 DISCIPLINES	室内设计
张次 DRAWING No.	第 1 张 共 1 张
比例 SCALE	见图
图纸编号 Drawing Number	KF-S01
GB/T 河南省建筑科学研究院 有限公司	
资质等级：甲级 证书编号：A141001614	

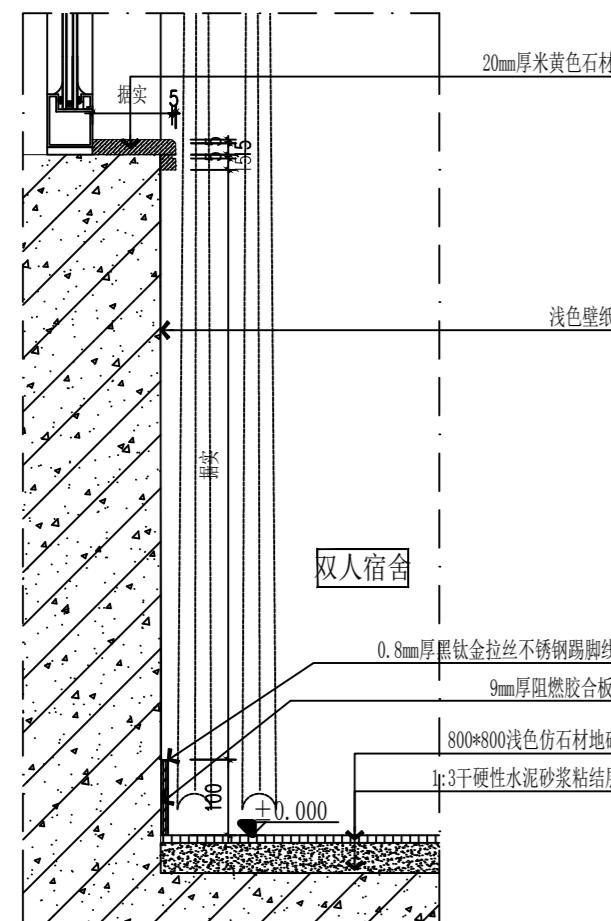


01 剖面图 窗台板剖面图
Scale 1 :10&A2

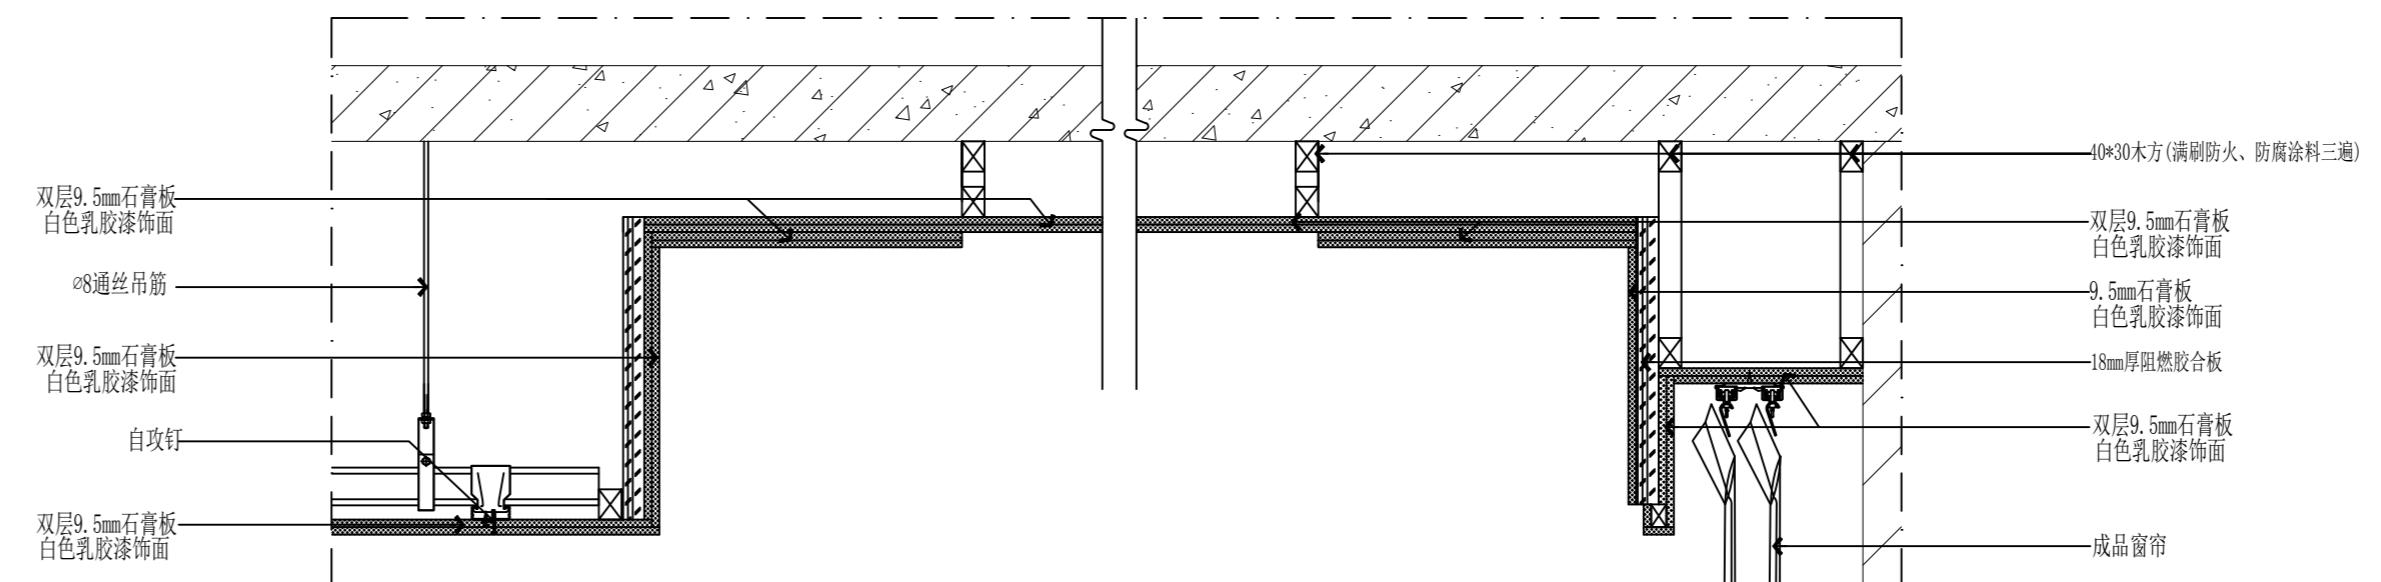

02 剖面图 双人宿舍天花节点图
Scale 1 :10&A2

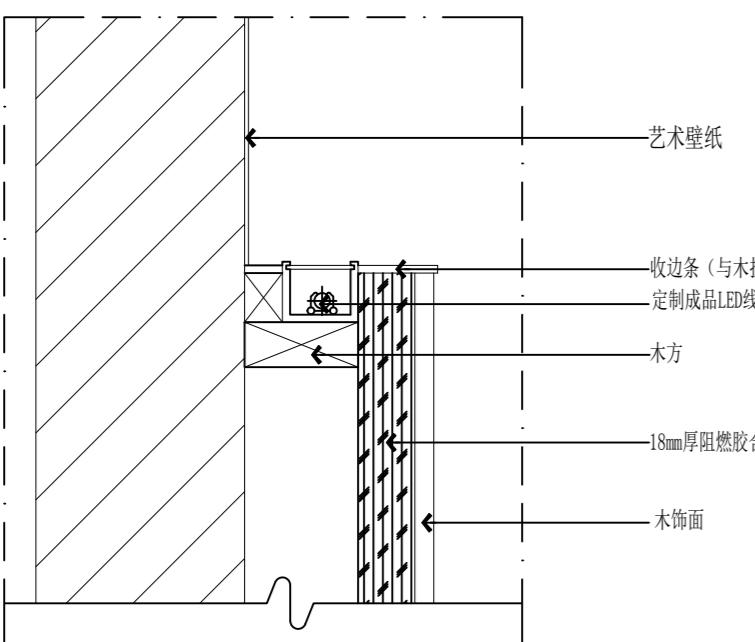

03 剖面图 背景墙节点图
Scale 1 :28&A2

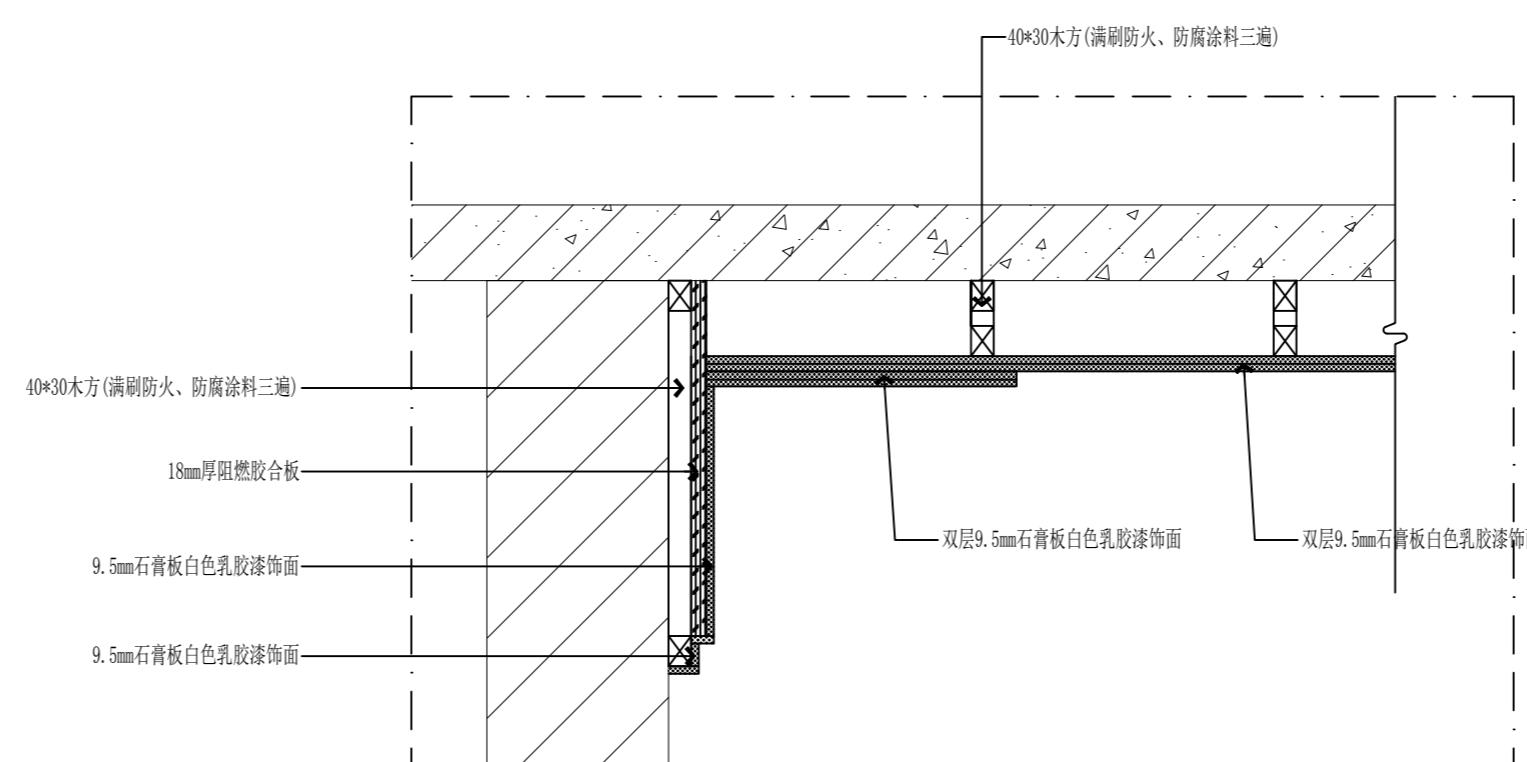

04 剖面图 双人宿舍天花节点图
Scale 1 :10&A2